




Beleuchtung 150 lx

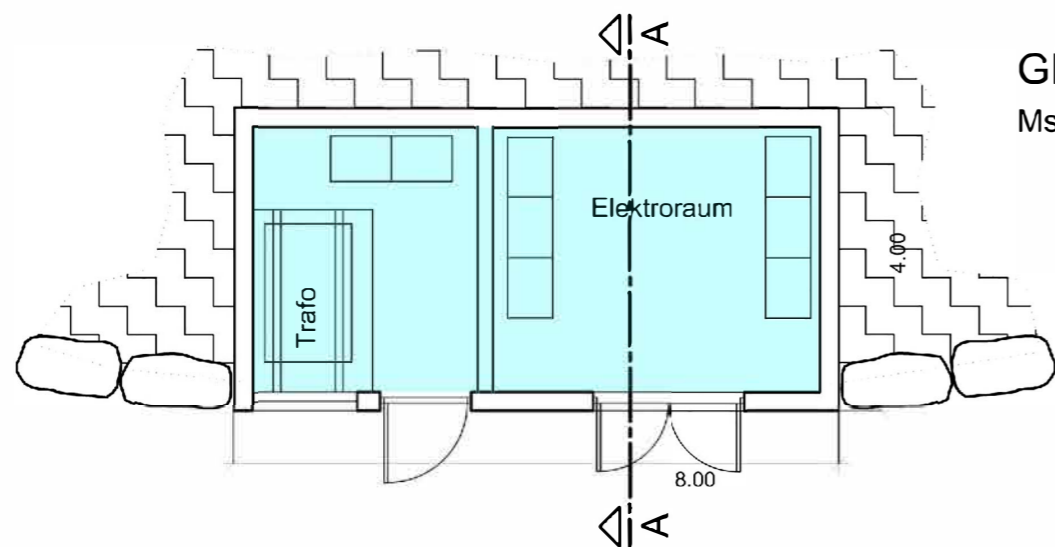

GRUNDRISS
Mst. 1:100

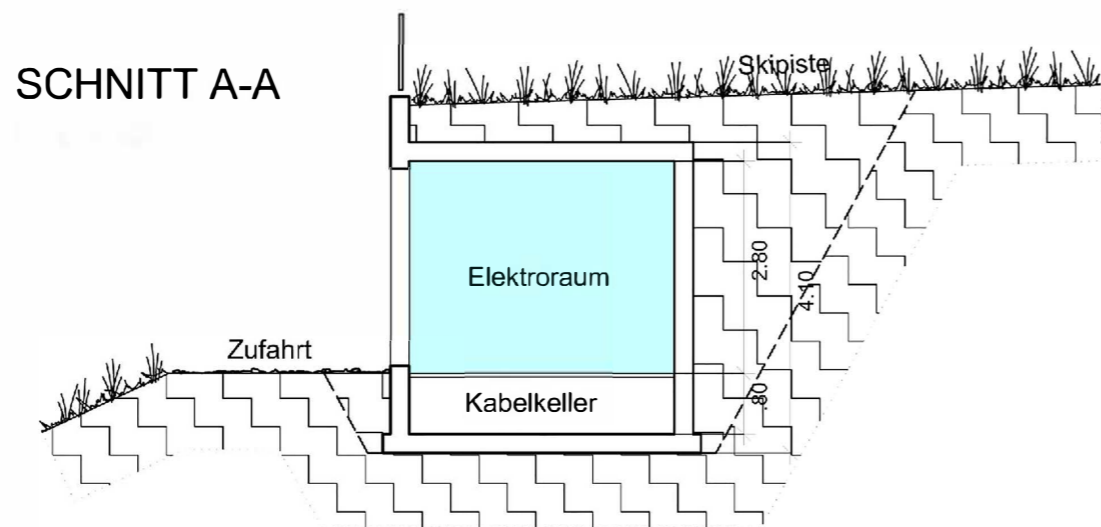

SCHNITT A-A

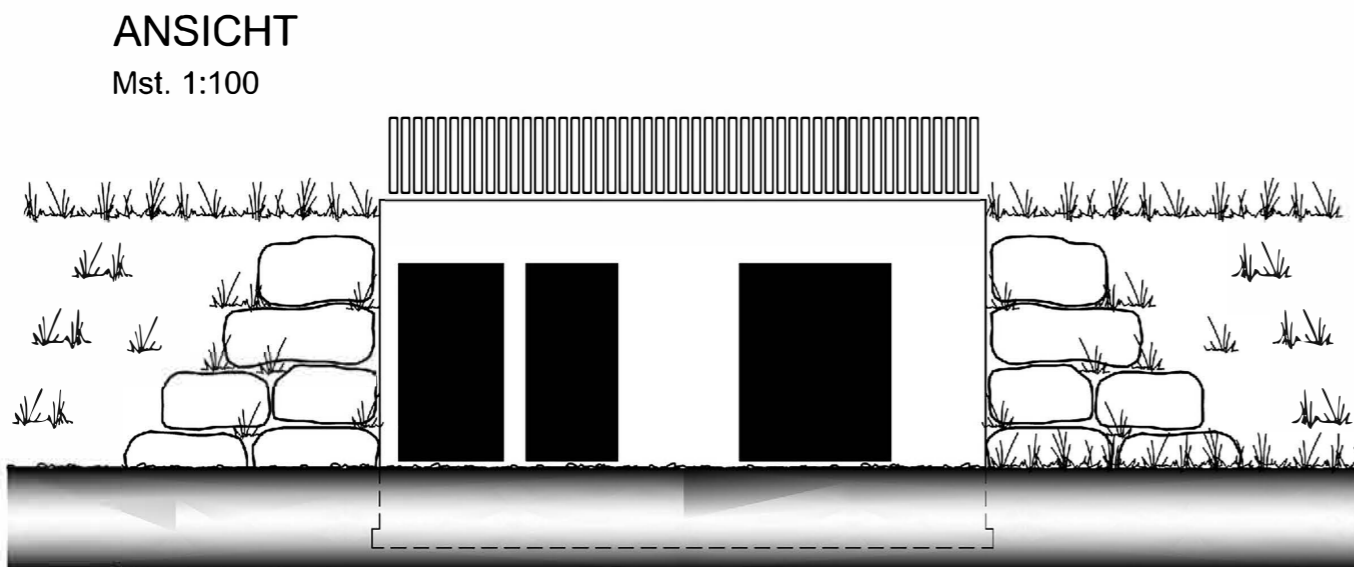

ANSICHT
Mst. 1:100

Gemeinde: Bruneck
Autonome Provinz BOZEN

Comune: Brunico
Provincia Autonoma di BOLZANO


Maximalprojekt für die Elektroanlagen
Ern. Aufstiegsanlage Kronplatz 1+2
Rinn. imp. risalita Plan de Coronas 1+2

Auftraggeber - Committente

Kronplatz Seilbahn GmbH
Reischach Seilbahnstr., 10
 Bruneck



Lukas Mutschlechner
Georg Mutschlechner

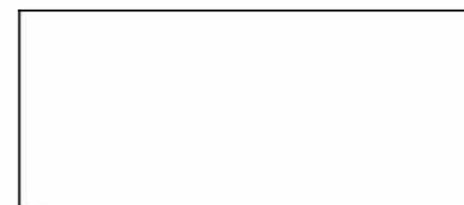

DER TECHNIKER
IL TECNICO

La riproduzione del presente elaborato, totale o parziale, e' vietata a norma di Legge senza preventiva ed esplicita autorizzazione.

Änderungen:
Modifiche:

Plan Nr.:
Tavola nr.:

MASSTAB - SCALA 1:100

Trafostation

TR

St. Vigil in Enneberg
San Vigilio di Marebbe

16.11.2023

1318.23

Trafostation

Verwendete Pläne
Piante utilizzate

Dem Bauamt Vorbehalten

Riservato all' ufficio tecnico